



particolare griglia

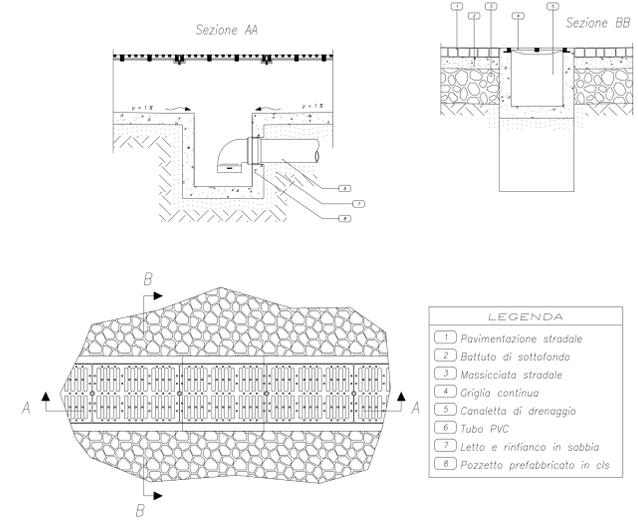

particolare caditoia

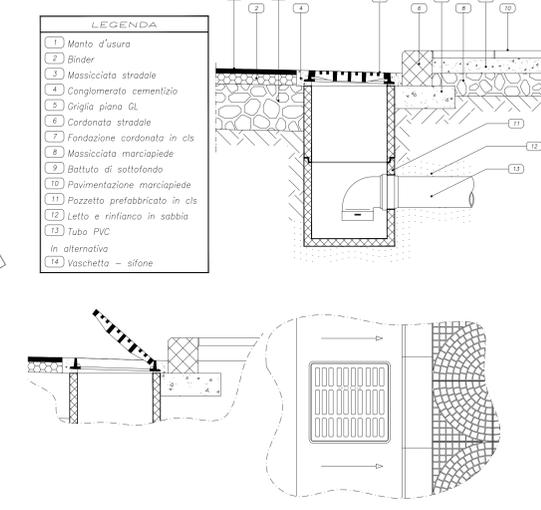

LEGENDA

	alimentazione elettrica
	impianto idrico antincendio
	adduzione acqua
	scarichi acque bianche e piazzali
	scarichi acque nere
	linea elettrica da cabina a contatore

pozzetto esistente alimentazione lampioni

		ISO 9001 ISO 14001 ACSQ Certification Body	
Revis	A	EMISSIONE	Aprile 2022
		Descrizione	Collaborazione
		Via Fontevivo n° 19/F - 19125 LA SPEZIA Telefono: 0187 510634 - Fax: 0187 284048 E-mail: info@progetec.org P.IVA: 01252880115	
DENOMINAZIONE DELL'OPERA: Variante al PUO per aree edificabili site nel Comune di La Spezia, via Fontevivo - ex area IP - Sub. 8 - Lotto B e Lotto D			
LOCALITA': La Spezia - Via Fontevivo			
OGGETTO: Sistemazioni esterne Lotto B			
IL TECNICO: Dott. Ing. Luca Vincenzi		IL COMMITTENTE: Insiediamenti Produttivi Antoniana S.r.l.	
IL DIRETTORE DEI LAVORI: Dott. Ing. Luca Vincenzi		CODICE ELABORATO: N° COMMESSA PROGR. TIPO DOC.REV. 1211-2022 V05 PD A	
SCALA: 1:50			