


particolare griglia

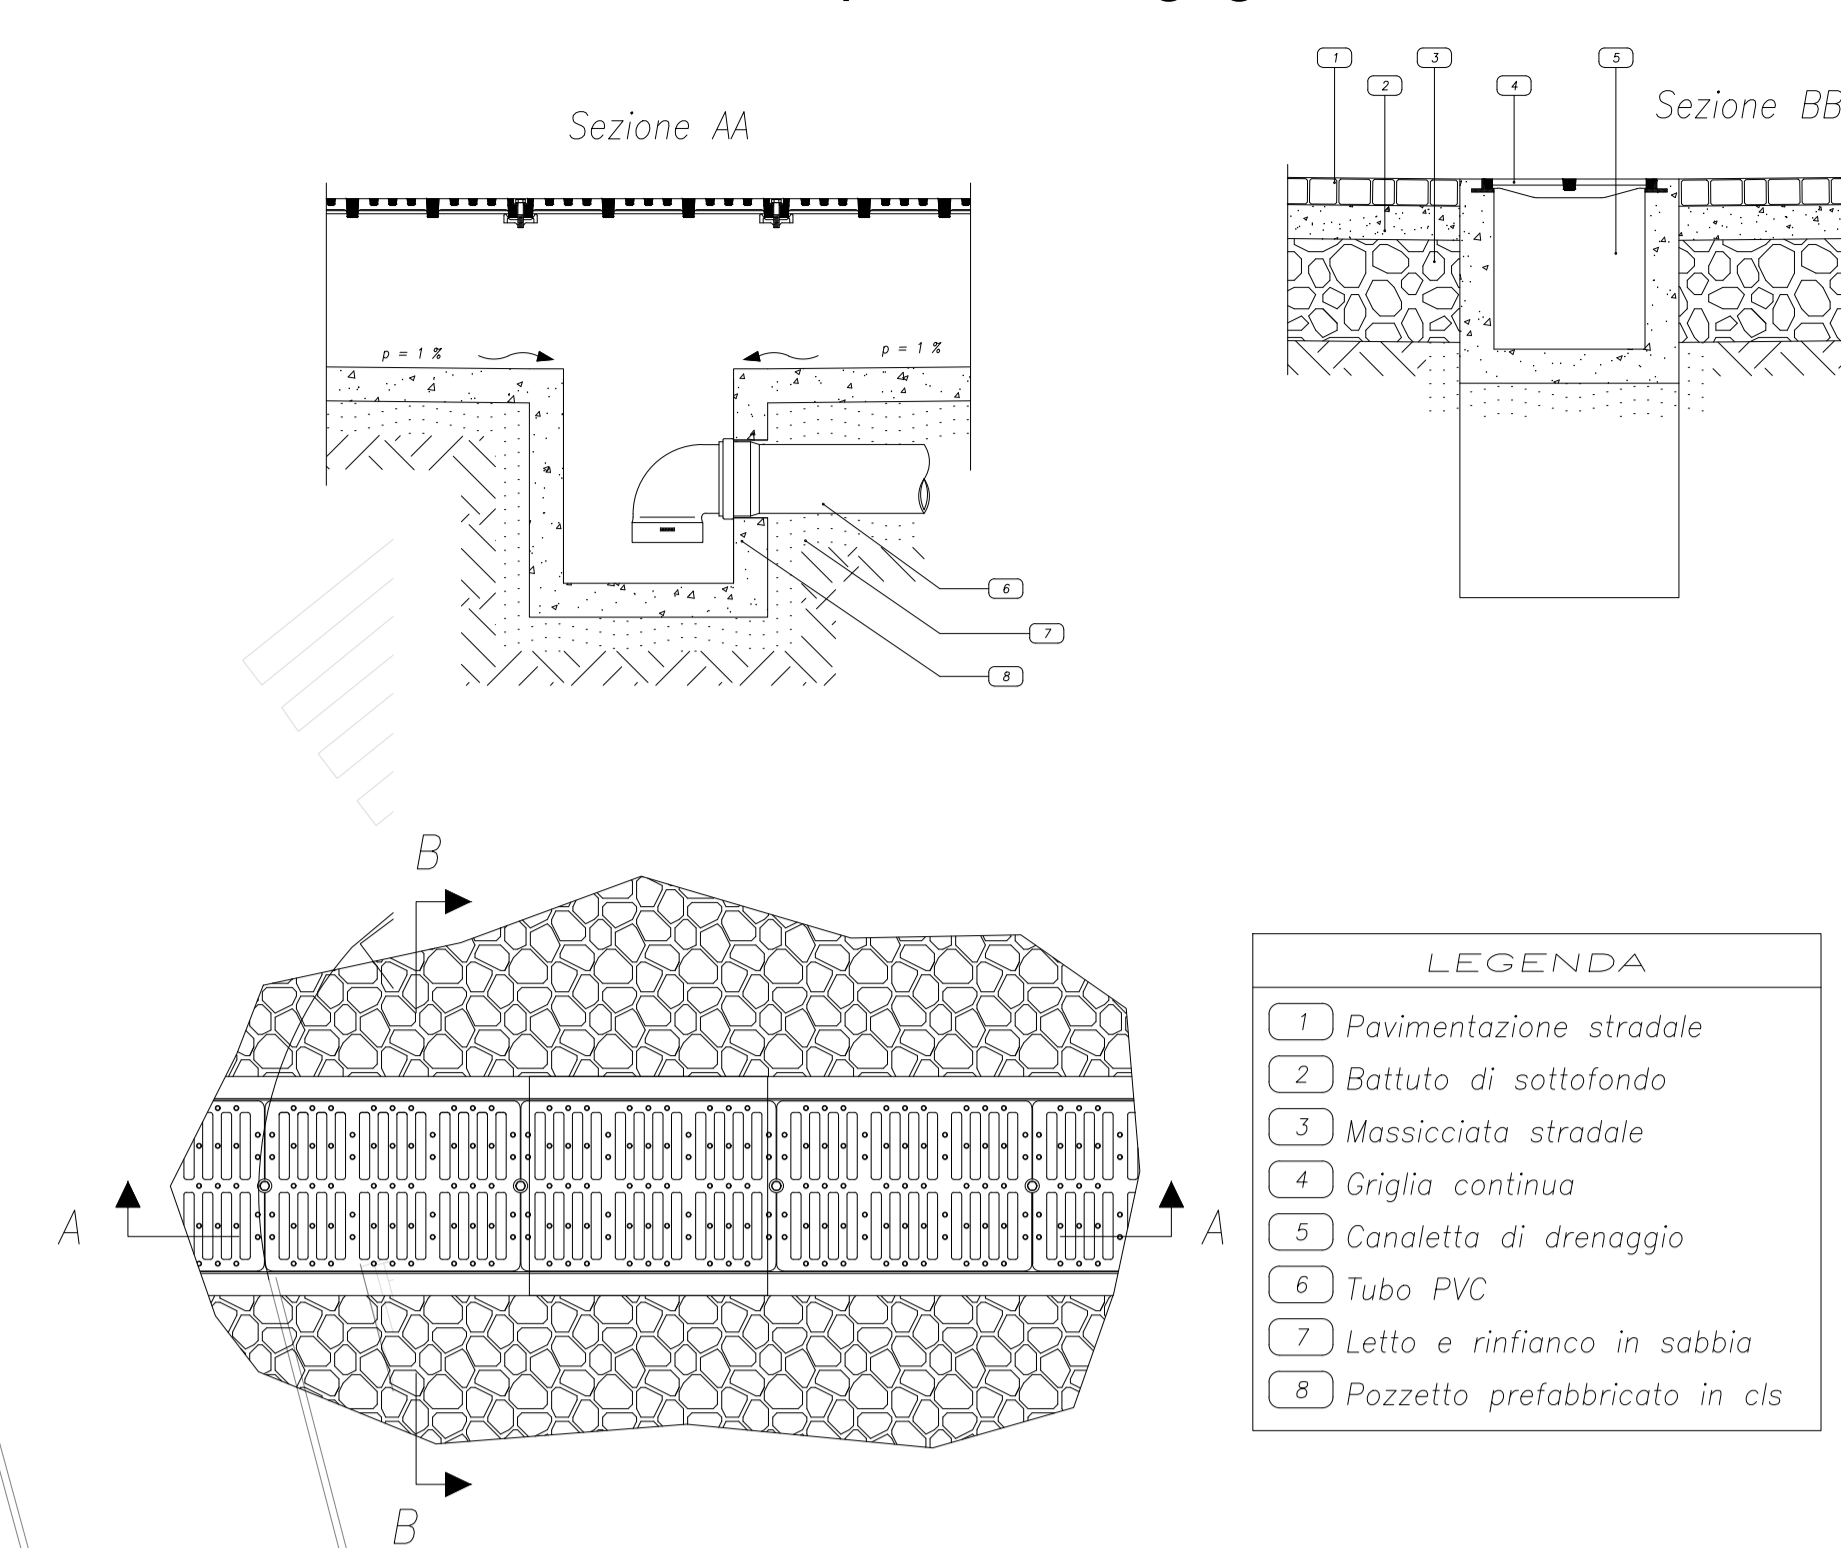

- LEGENDA
- 1 Pavimentazione stradale
 - 2 Battuto di sottofondo
 - 3 Massiccata stradale
 - 4 Griglia continua
 - 5 Canaletto di drenaggio
 - 6 Tubo PVC
 - 7 Letto e rinfianco in sabbia
 - 8 Pozzetto prefabbricato in cls

- LEGENDA
- 1 Manto d'usura
 - 2 Binder
 - 3 Massiccata stradale
 - 4 Conglomerato cementizio
 - 5 Griglia piano GL
 - 6 Fondazione cordinata in cls
 - 7 Massiccata marciapiede
 - 8 Battuto di sottofondo
 - 9 Pavimentazione marciapiede
 - 10 Pozzetto prefabbricato in cls
 - 11 Letto e rinfianco in sabbia
 - 12 Tubo PVC
 - In alternativa
 - 13 Vaschetta - sifone

- LEGENDA
- alimentazione elettrica
 - impianto idrico antincendio
 - adduzione acqua
 - scarichi acque bianche e piazzali
 - scarichi acque nere
 - linea elettrica da cabina a contatore

		ISO 9001 ISO 14001 Certification Body	
A	EMISSIONE	Aprile 2022	
Revis:	Descrizione	Data	Collaborazione

ProgeTec s.r.l.

Via Fontevivo n° 19/F - 19125 LA SPEZIA
 Telefono: 0187 510634 - Fax: 0187 284048
 E-mail: info@progetec.org
 P.IVA: 01252880115

DENOMINAZIONE DELL'OPERA:
 Variante al P.U.O. per aree edificabili site nel Comune di La Spezia, via Fontevivo - ex area IP - Sub. 8 - Lotto B e Lotto D

LOCALITA':	La Spezia - Via Fontevivo		
OGGETTO:	Sistemazioni esterne Lotto D - Allacci		
IL TECNICO:	Dott. Ing. Luca Vincenzi		IL COMMITTENTE:
IL DIRETTORE DEI LAVORI:	Dott. Ing. Luca Vincenzi		Insiementi Produttivi Antoniana S.r.l.
SCALA: 1:50	CODICE ELABORATO:	N° COMMESSA	PROGR. TIPO DOC.REV.
	1211-2022	V04	PD A

